


体育館平面図

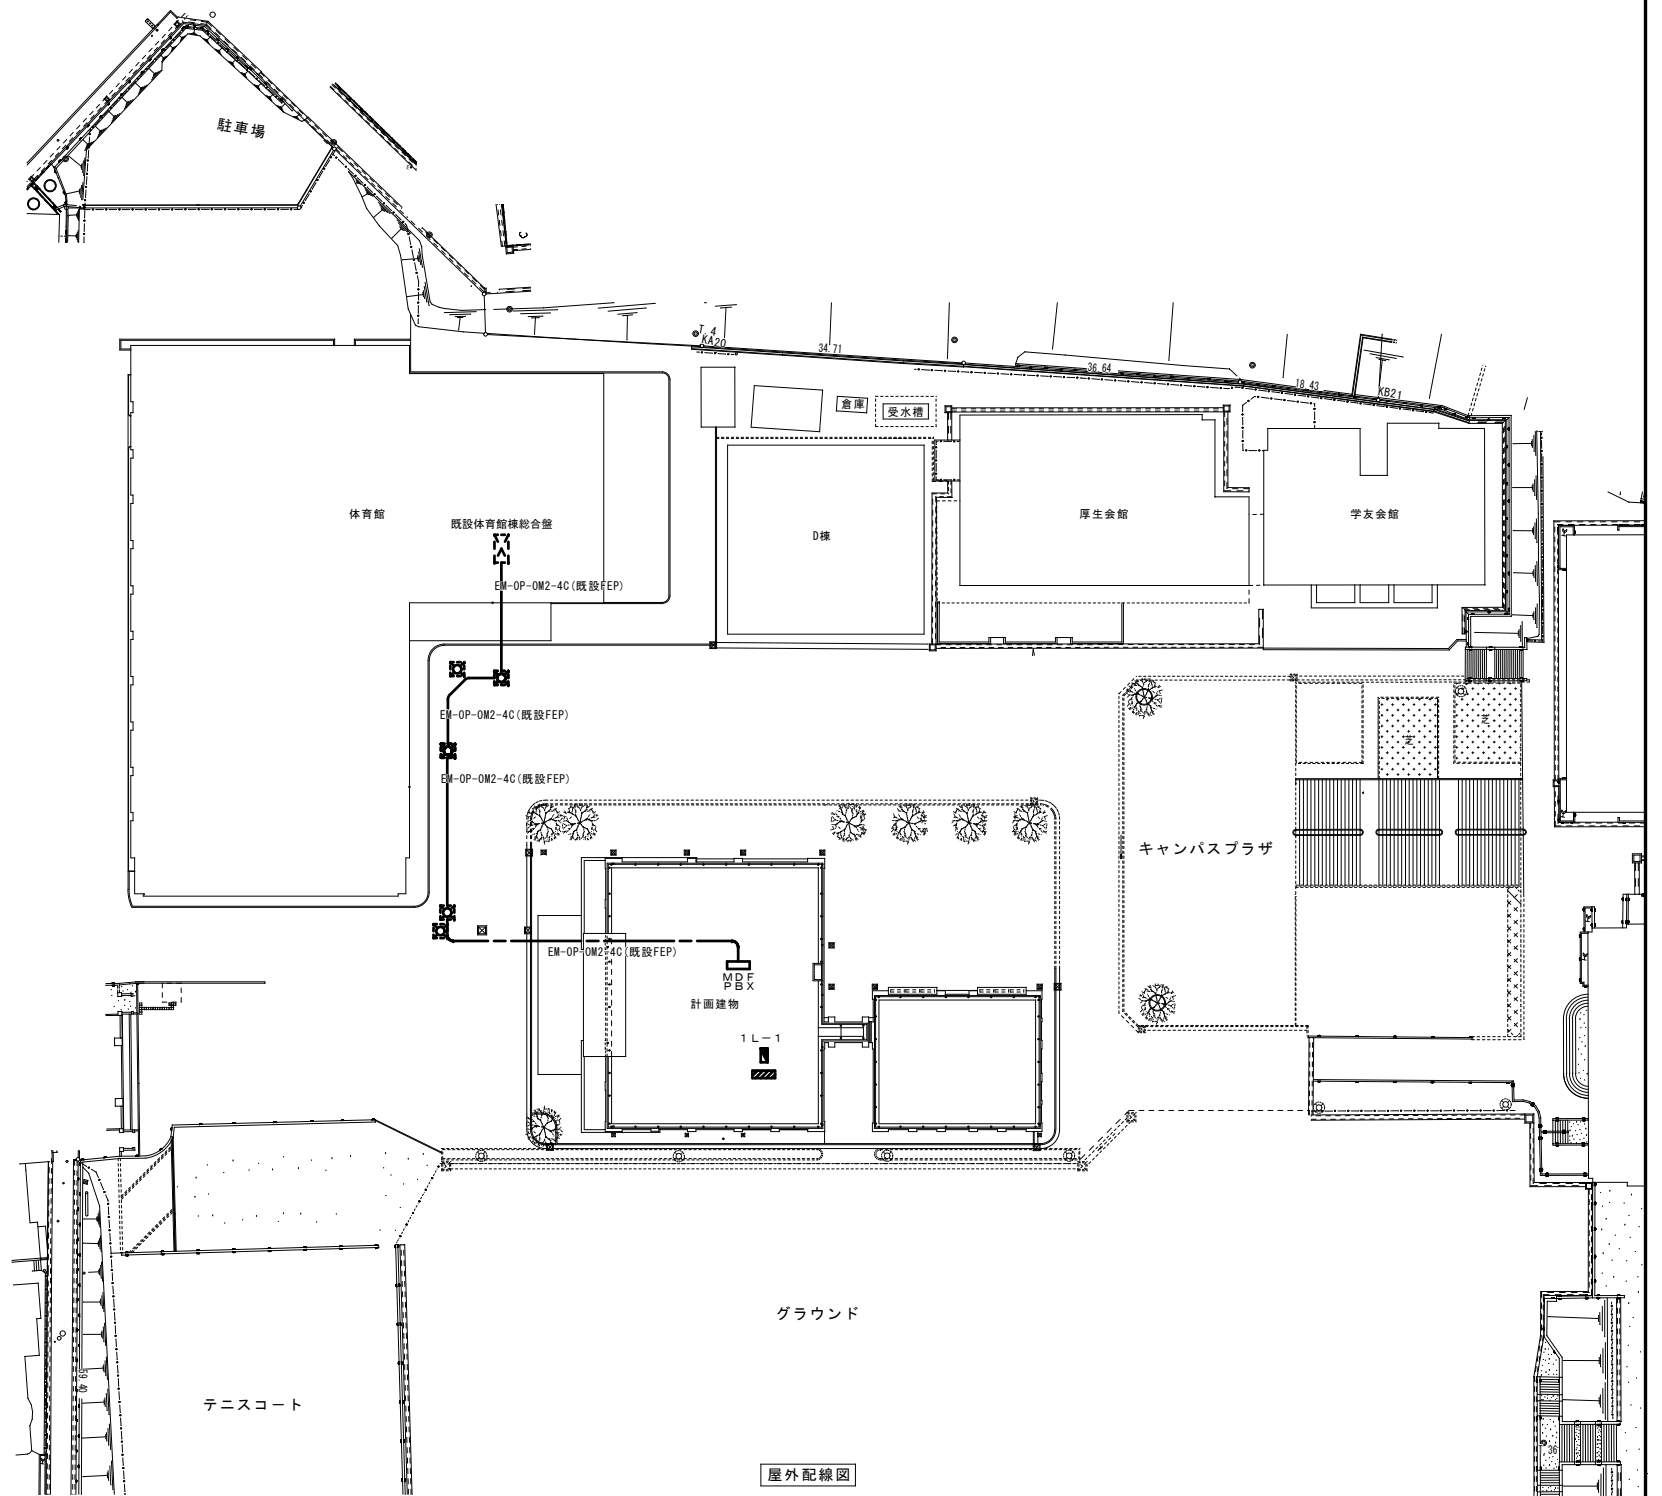

屋外配線図

訂正	DATE	訂正事項	担当	承認
1				
2				
3				
4				
5				

公立大学法人 下関市立大学		工事名	下関市立大学学内各所監視カメラ設置工事
		図名	屋外配線図・体育館平面図
		縮尺	